



QUADRO DE ESQUADRIAS							
Descrição	Dimensões			A. Unit. (m²)	A. Total (m²)	Qtidade	Tipo/ Material
	Largura (cm)	Altura (cm)	Peitoril (cm)				
J01	100	130	100	1,30	3,90	3,00	Maxim-ar 1 fl. Alumínio e vidro
J02	100	70	160	0,70	2,10	3,00	Maxim-ar 1 fl. Alumínio e vidro
J03	150	70	160	1,05	5,25	5,00	Maxim-ar 2 fl. Alumínio e vidro
J04	120	130	100	1,56	3,12	2,00	Maxim-ar 2 fl. Alumínio e vidro
J05	200	70	160	1,40	7,00	5,00	Maxim-ar 3 fl. Alumínio e vidro
J06	80	70	160	0,56	3,92	7,00	Maxim-ar 2 fl. Alumínio e vidro
J07	120	70	160	0,84	5,04	6,00	Maxim-ar 2 fl. Alumínio e vidro
J08	20	30	30	0,06	0,12	2,00	Tela Aço e Alumínio
J09	20	30	140	0,06	0,12	2,00	Tela Aço e Alumínio
OC 01	60	60	110	0,36	0,36	1,00	Oculo de Alumínio e Vidro
QTV01	100	60	150	0,60	1,20	2,00	Quadro de Tijolo de Vidro
QTV02	80	60	150	0,48	0,48	1,00	Quadro de Tijolo de Vidro
P01	180	210	0	3,78	3,78	1,00	Camarão 2fl. Alumínio e vidro
P02	90	210	0	1,89	24,57	13,00	Abrir 1fl. Em madeira semi-oca
P03	80	210	0	1,68	20,16	12,00	Abrir 1fl. Em madeira semi-oca
P04	80	210	0	1,68	1,68	1,00	Sem folha Em madeira
P05	100	210	0	2,10	2,10	1,00	Correr 1fl. Em madeira maciça
P06	120	100	0	1,20	1,20	1,00	De Abrir 1fl. Veneziana Alumínio
P07	80	180	0	1,44	2,88	2,00	De Abrir 1fl. Veneziana Alumínio
P08	80	95	0	0,76	0,76	1,00	De Abrir 1fl. Veneziana Alumínio

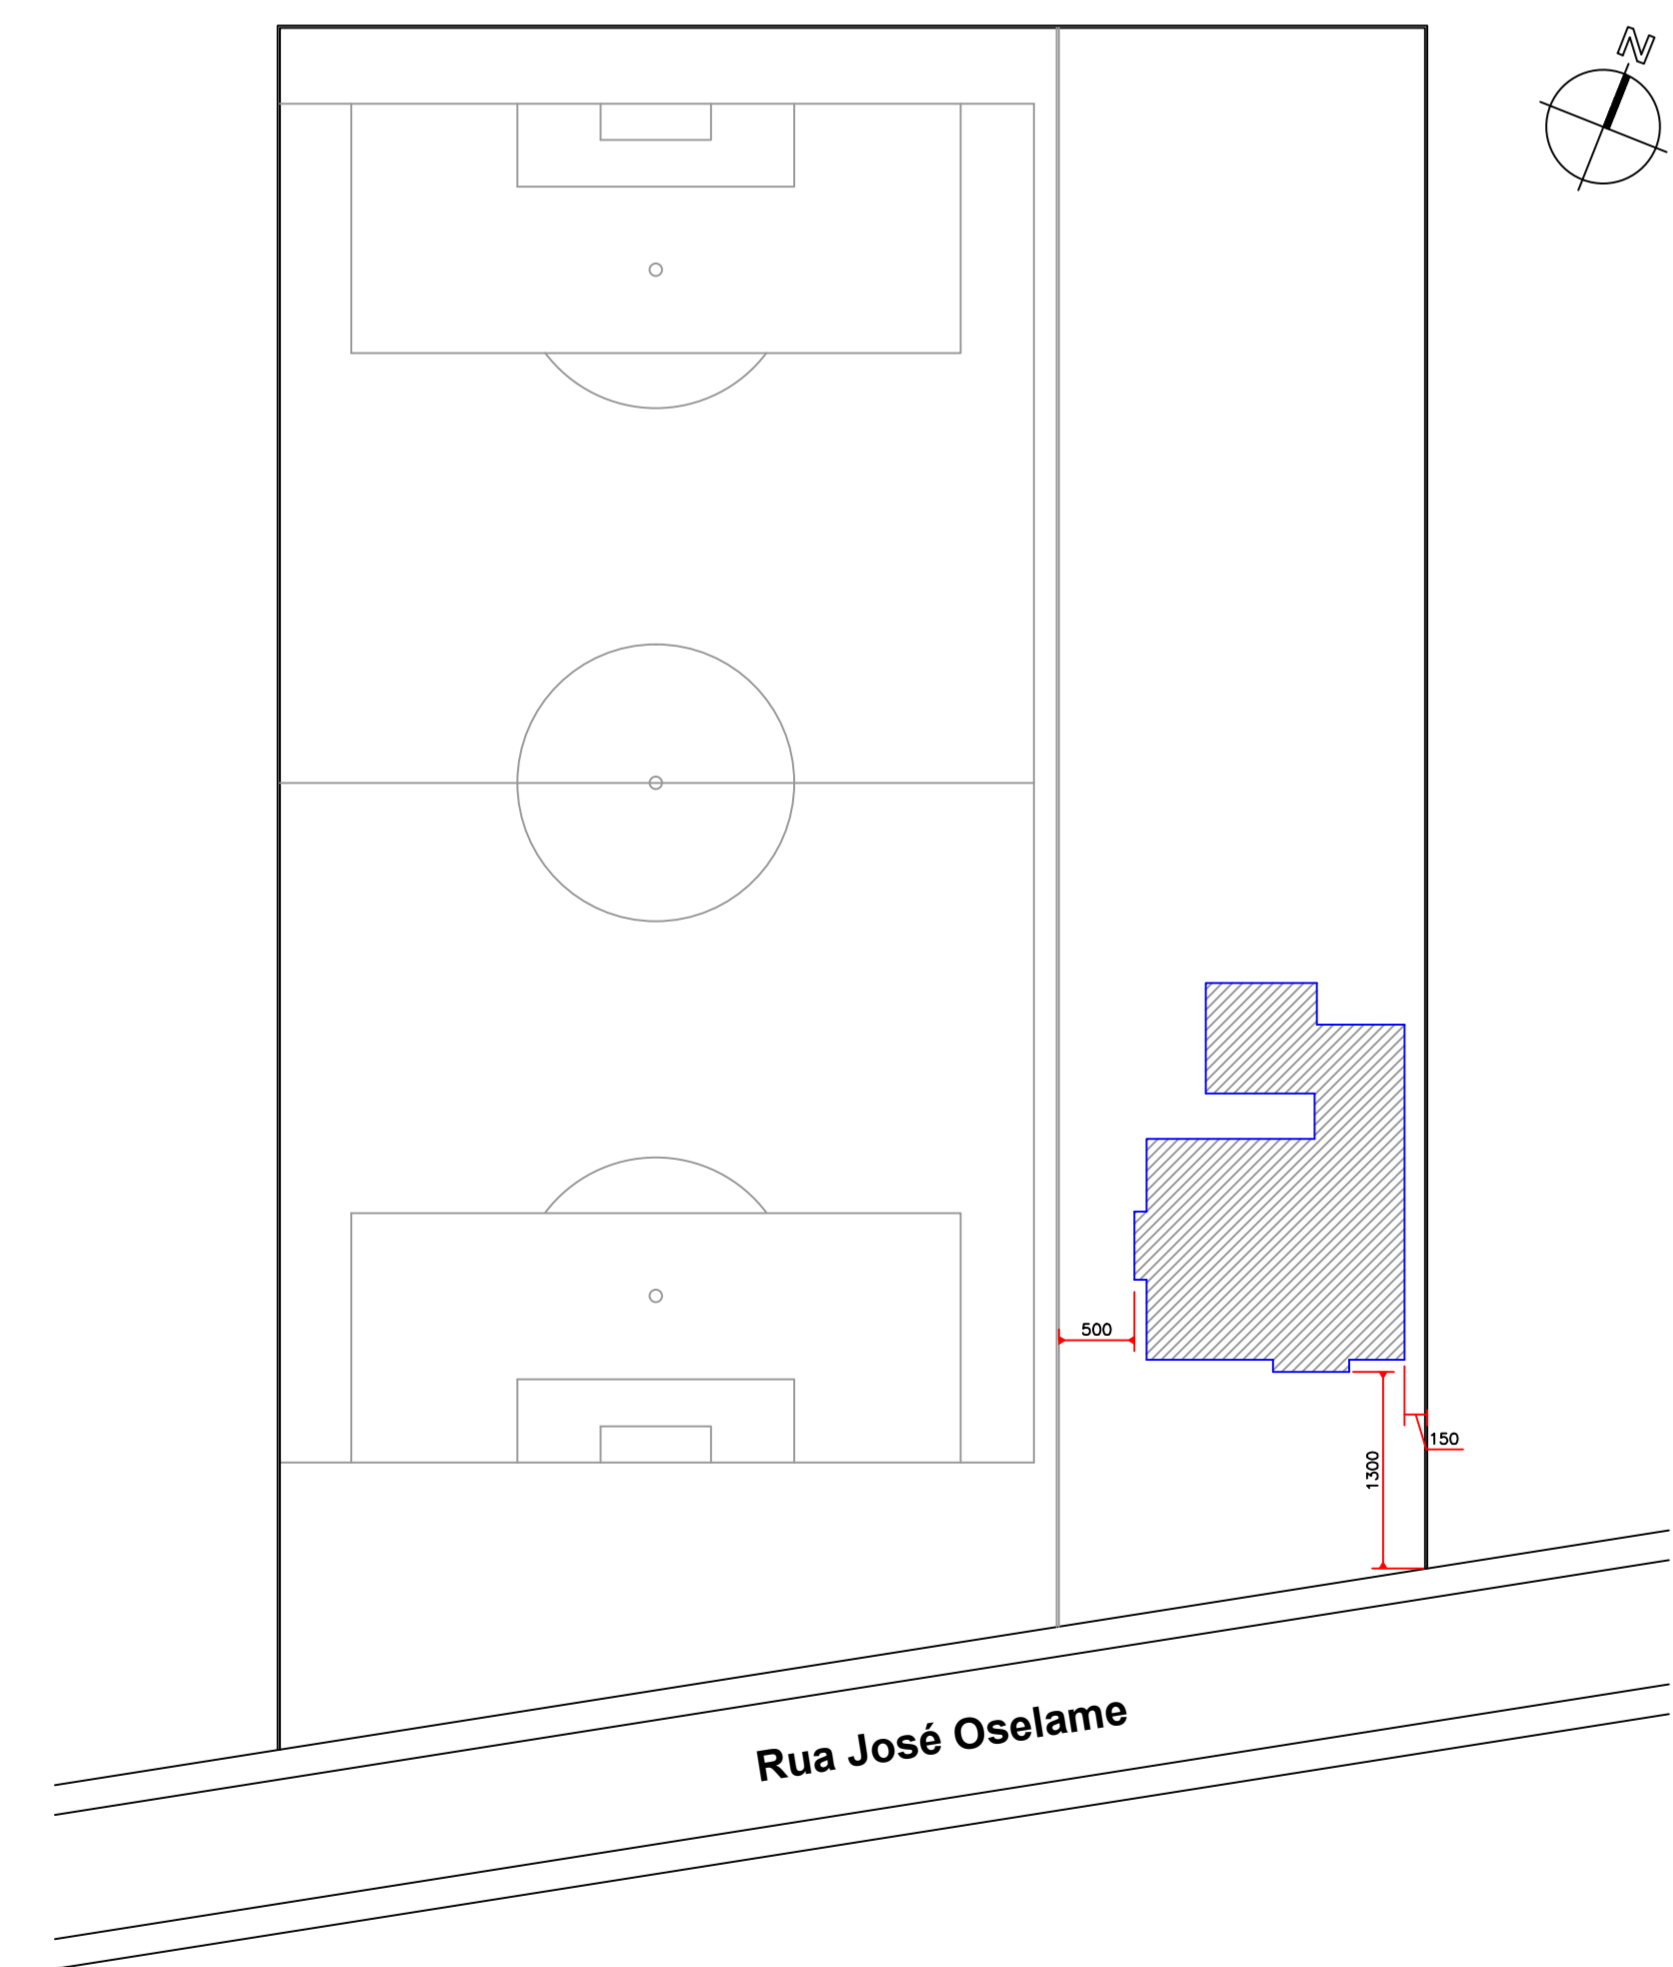

IMPLANTAÇÃO GERAL
Escala 1/500

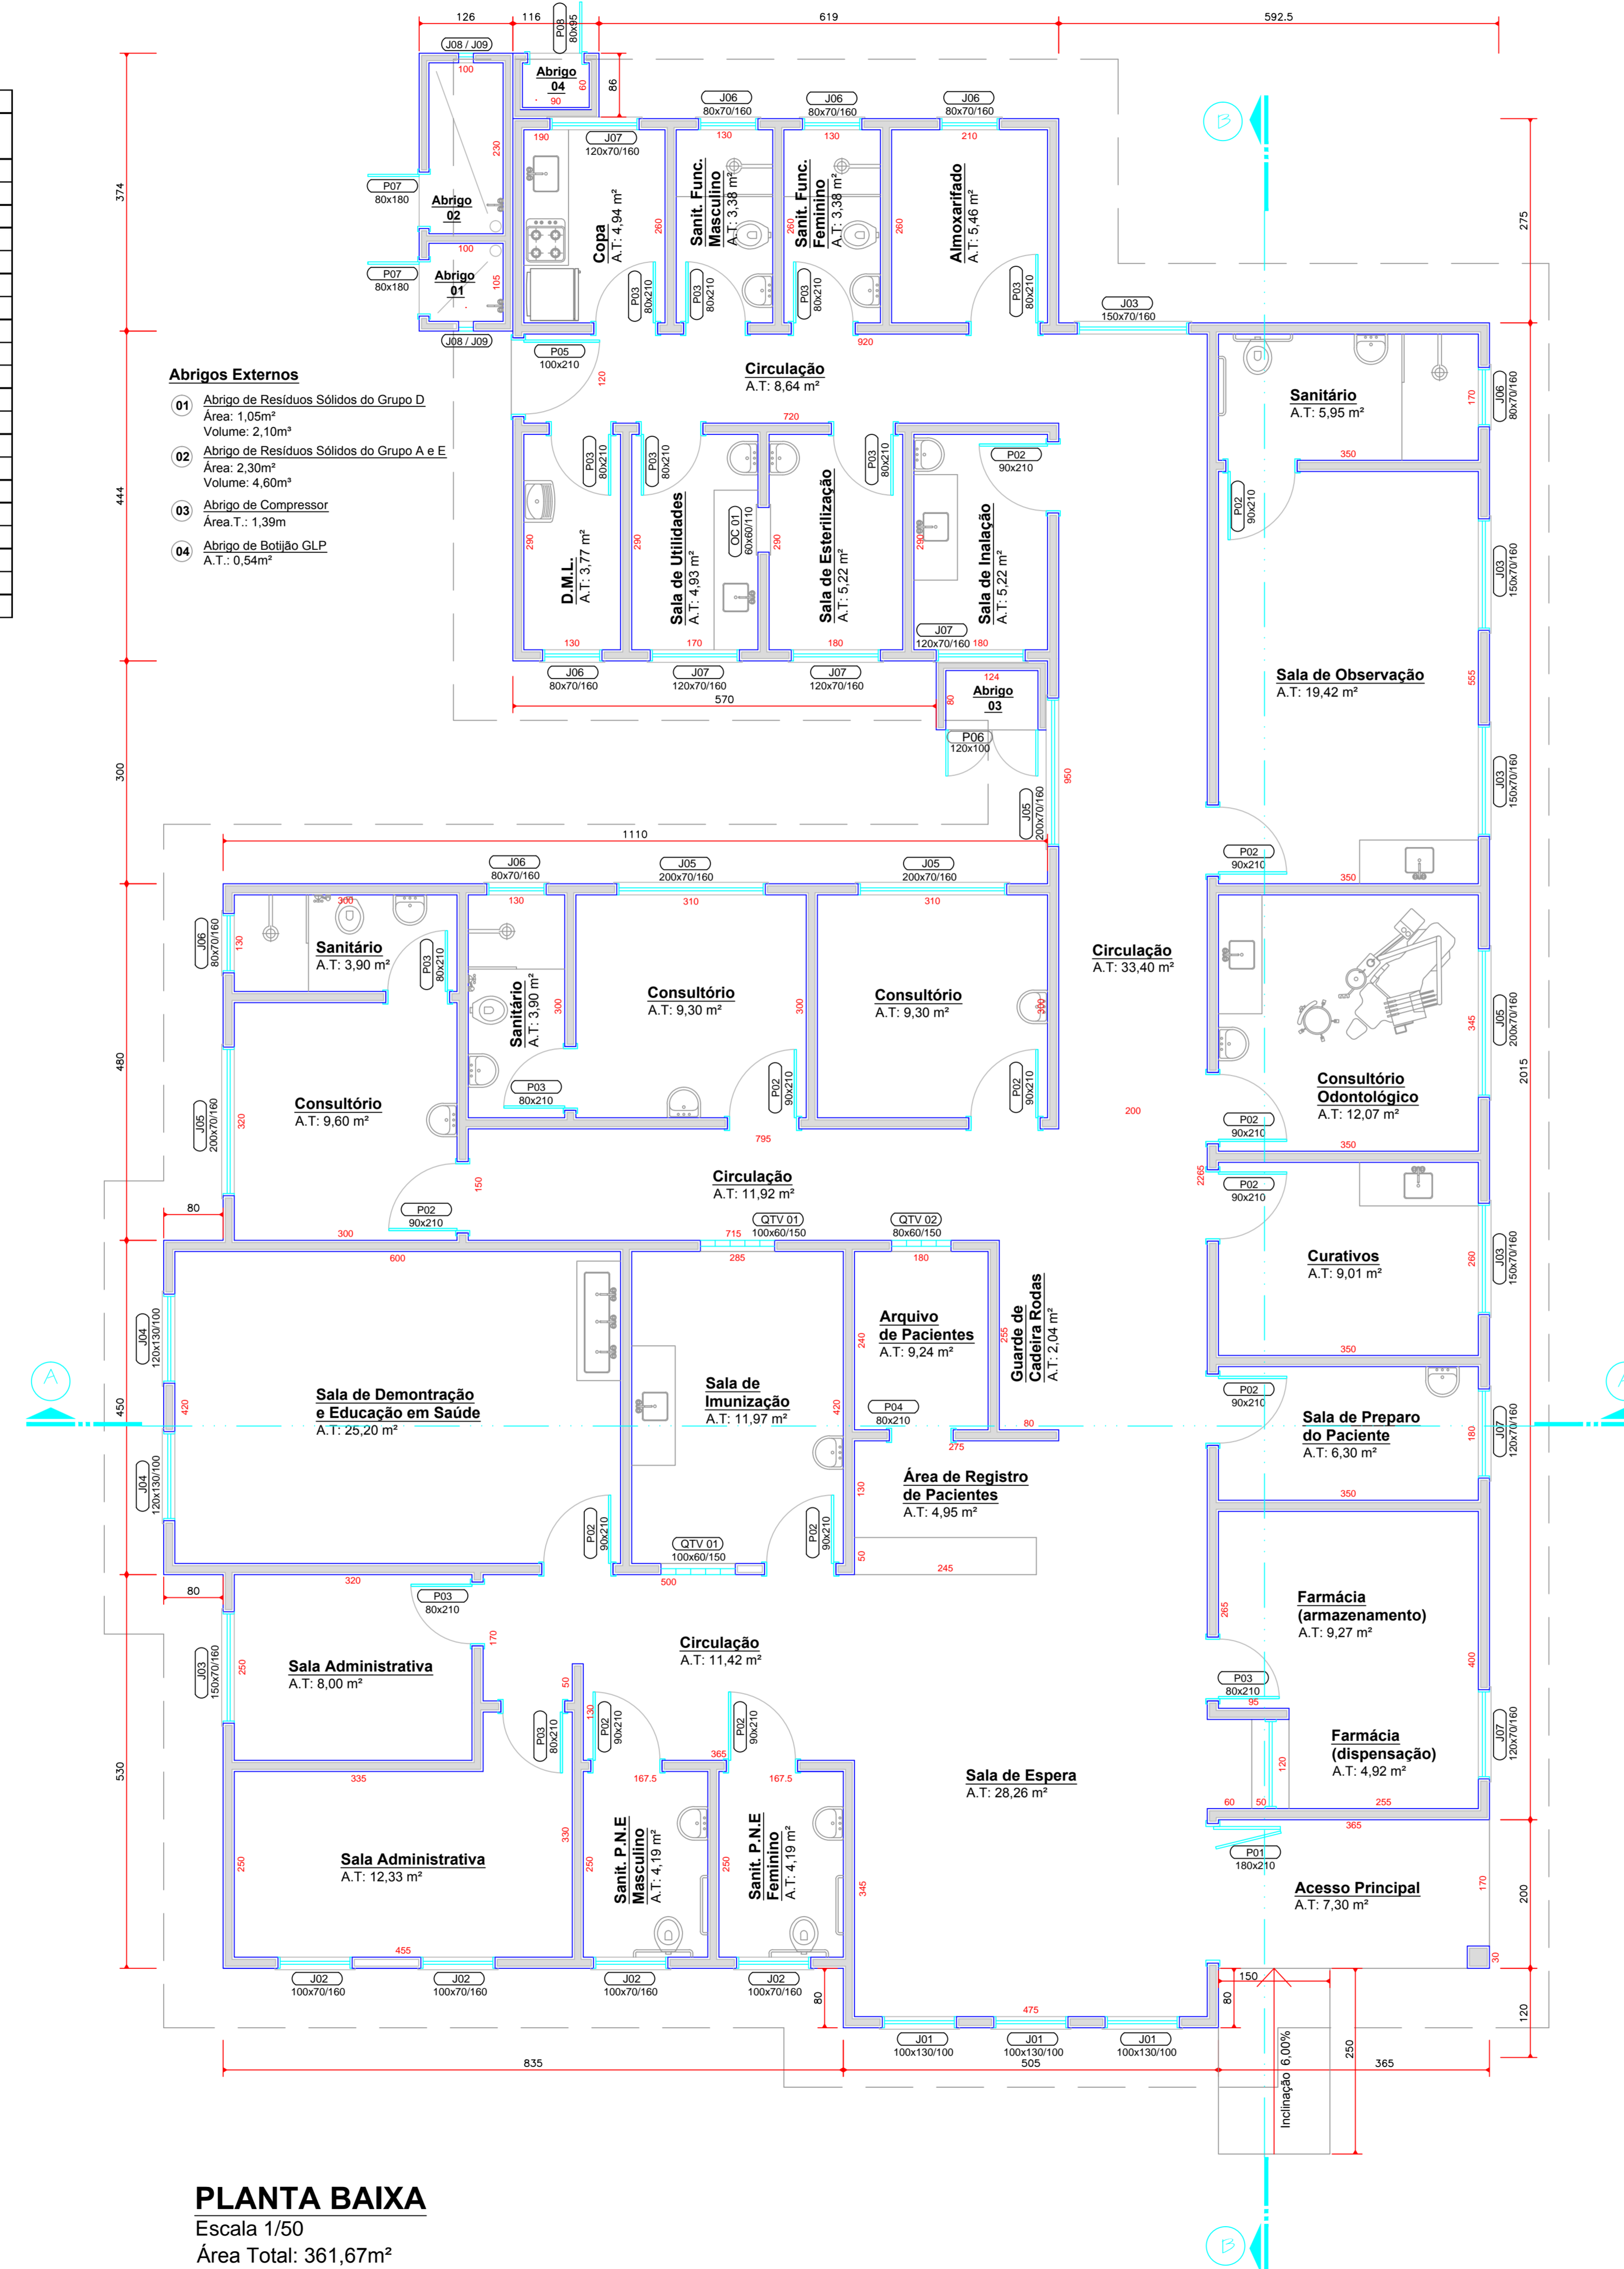

- LEGENDA DE MOBILIÁRIO**
- 01 - Meca
 - 02 - Mesa Ginecológica
 - 03 - Bancada de Apoio
 - 04 - Pia de Despejo c/ Válvula de Descarga
 - 05 - Pia de Lavagem Comum
 - 06 - Refrigerador
 - 07 - Balcão de Atendimento
 - 08 - Lavatório
 - 09 - Ducha Higiénica
 - 10 - Bancada de Escovação
 - 11 - Torneira para Mangueira
 - 12 - Tanque de Lavagem
 - 13 - Guichê
 - 14 - Estante com Prateleiras
 - 15 - Armário
 - 16 - Arquivo
 - 17 - Cadeira de Rodas
 - 18 - Cadeira Odontológica
 - 19 - Leito
 - 20 - Compressor de Ar Comprimido Medicinal Portátil
 - 21 - Equipamento de Oxigeno Medicinal Portátil
 - 22 - Aparelho de Ar-Condicionado Split - Evaporador
 - 23 - Aparelho de Ar-Condicionado Split - Condensador

PLANTA BAIXA - LAYOUT
Escala 1/50

AMURES		ASSOCIAÇÃO DE MUNICÍPIOS DA REGIÃO SERRANA	
PREFEITURA MUNICIPAL DE RIO RUFINO - SC		1/12	
ASSESSORIA TÉCNICA		OBRA	
PROJETO: Elisiane Grudtner ARQUITETA - CRI 417.356-4		UNIDADE BÁSICA DE SAÚDE Projeto Arquitetônico Implantação Geral, Planta Baixa, Planta de Layout	
PREFEITO: THIAGO COSTA		Área Total: 361,67m² Localização: Rua José Oselame, Centro - Rio Rufino SC	
DESENHO: Christine Bernardo Watrick	TOPOGRAFIA:	Escala: Indicada	DATA: março/2017